

# PROJEKT ZAGOSPODAROWANIA TERENU

**WYMIANA SIECI WODOCIĄGOWEJ W ŻELECHLINKU,  
ULICA KRUCZKOWSKIEGO I PLAC TYSIĄCLECIA,  
POWIAT TOMASZOWSKI, WOJ. ŁÓDZKIE.  
(NR EWID. GRUNTÓW: 393, 407, 387, 274)**

woj. łódzkie  
pow. tomaszowski  
gm. Żelechlinek  
obr. Żelechlinek  
Plac Tysiąclecia dz. 274

## MAPA SYTUACYJNO - WYSOKOŚCIOWA

SKALA 1 : 500

z geodezyjną inwentaryzacją urządzeń podziemnych

Uwaga: przy zatwierdzeniu podziału decyzją, działki 419/2 i 386/2 zostały scalone i otrzymały nr 575, a działki 419/3 i 386/4 - nr 576.

1. Układ państwowy "65"
2. Poziom odniesienia : Kronsztadt "60"
3. Mapę wykonano na podstawie mapy sytuacyjno - wysokościowej w skali 1:1000 s.123.141.084 oraz pomiaru własnego wykonanego w marcu 2010r.
4. Granice działek wniesiono na podstawie danych ewidencji gruntów
5. Mapę sprawdzono w ZUD dnia 05.03.2010r.

Mapa służy do celów projektowych.  
Aktualna na dzień 04.03.2010r.

Nie wyklucza się istnienia w terenie innych nie wykazanych na niniejszej mapie urządzeń podziemnych, które nie były zgłoszone do inwentaryzacji. Za przewody nie zgłoszone do inwentaryzacji geodezyjnej oraz za przewody inwentaryzowane uprzednio wykonawca niniejszej mapy nie ponosi odpowiedzialności.

Wykonawca :

PRZEDSIĘBIORSTWO  
GEODEZYJNO-PROJEKTOWE  
"GEO-PRO-KART" S.C.  
97-300 Piotrków Tryb.  
ul. Młynarska 2, tel./fax 647-08-00  
NIP 771-10-03-485. REGON 590028458

GEODETA UPRAWNIONY  
Upr. nr 4804-MGPiB  
mgr inż. Maria Karlińska


Piotrków Tryb. 08.03.2010r.

Szkiełko lokalizacji



1 : 50 000

10.05.2011r.  
GEODETA UPRAWNIONY  
Upr. nr 4804-MGPiB  
mgr inż. Maria Karlińska

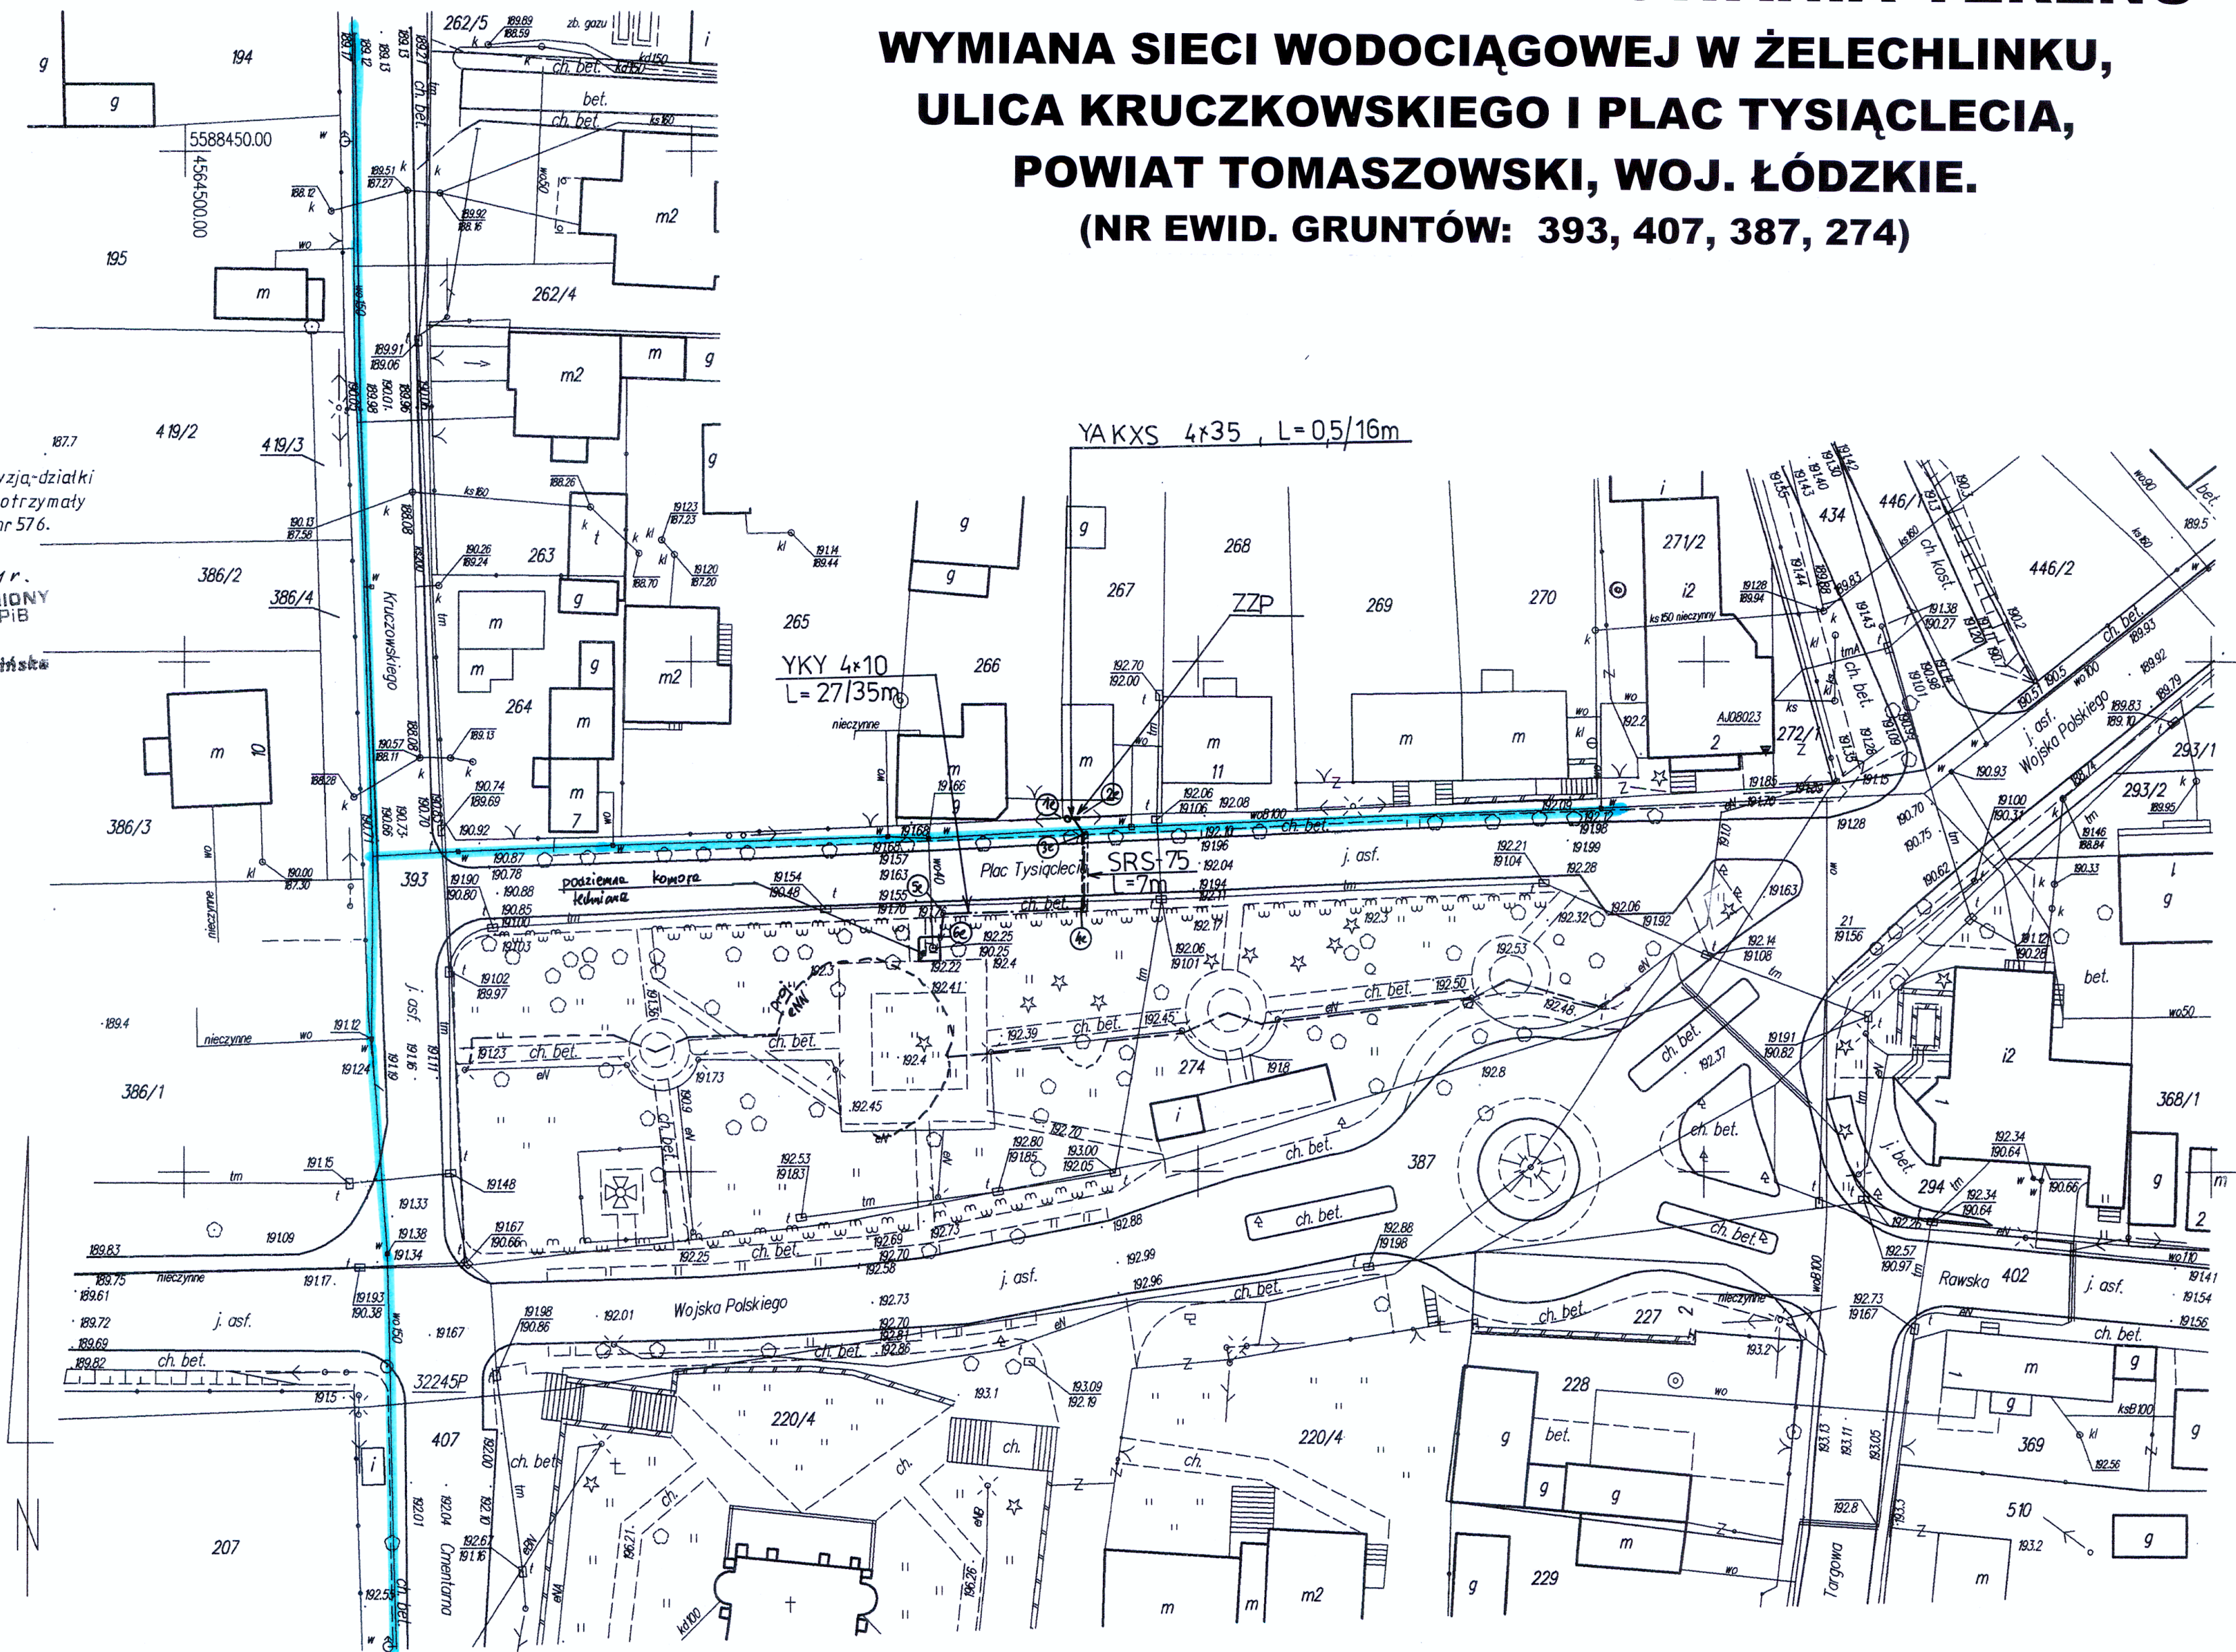

— wymiana sieci wodociągowej na Ø160PVC

Starosta Tomaszowski  
Powiatowy Ośrodek  
Geodezji i Kartografii  
W obszarze oznaczonej na mapie  
dokonano aktualizacji stanu inwentaryzacji.  
Dokumenty z pomiaru terenowego i inwentaryzacji  
zostały zatwierdzone w dniu 17.03.2010  
w siedzibie Powiatowego Ośrodka Geodezji i Kartografii  
w Piotrkowie Trybunalskim. W niniejszym projekcie  
nie uwzględniono zmian, które miałyby miejsce w  
przebiegu prac nad projektem. Wszelkie zmiany  
muszą być zgłoszone do Powiatowego Ośrodka Geodezji i  
Kartografii w Piotrkowie Trybunalskim. Wszelkie  
zmiany w projekcie będą dokonywane na podstawie  
dokumentacji technicznej i ewidencji gruntów.  
Z up. STAROSTY  
17.03.2010  
Tomaszów Maz.

Adelina Kwart  
Kierownik Powiatowego Ośrodka  
Geodezji i Kartografii  
w Piotrkowie Trybunalskim

Nie wyklucza się istnienia w terenie  
innych nie wykazanych na niniejszej  
mapie urządzeń podziemnych, które  
nie były zgłoszone do inwentaryzacji

Projekt wykonany zgodnie z przepisami  
ustawa z dnia 17.05.1999 - Prawo Geodezyjne  
i Kartograficzne, Rozporządzenia Ministra  
Spraw Wewnętrznych i Administracji z dnia  
15.04.1998r. Dziennik Urzędowy Nr 48, poz. 482

mgr inż. Bogdan Jerzy Wrzeszcz  
uprawniony do nadzoru i projektowania w spec.  
instalacji inżynierskiej i ochrony środowiska,  
- bez ograniczeń, Nr SI 395/74, Nr 10220/42/79,  
UAN, V.5359/PV/788, GP.IV.7342/145/92

Arkusz: 10

USŁUGI PROJEKTOWE NADZORY I RZECZOZNAWSTWO				
UL. RUDNICKIEGO 3 M 36 TEL./FAX (44) 646 78 71 97-300 PIOTRKÓW TRYBUNALSKI				
Opracował	Data	Imię i nazwisko	Podpis	Objekt: wymiana sieci wodociąg. w Żelechlinku.
	06-2011	Bogdan J. Wrzeszcz		
Kreślił				Tytuł rys.: projekt zagospodarowania terenu.
Kier. Pracowni		Bogdan J. Wrzeszcz		
Skala	1 : 500	Stadium: projekt budowlany.	Nr zlec.	Nr rys. 1