

PROJEKT ZAGOSPODAROWANIA TERENU

WYMIANA SIECI WODOCIĄGOWEJ W ŻELECHLINKU, ULICA KRUCZKOWSKIEGO I PLAC TYSIĄCLECIA, POWIAT TOMASZOWSKI, WOJ. ŁÓDZKIE.

MAPA
SYTUACYJNO - WYSOKOŚCIOWA
w skali 1:500

(z geodezyjną inwentaryzacją urządzeń podziemnych)

województwo : łódzkie
powiat : tomaszowski
gmina : Żelechlinek
działki nr : 206, 193/1, 193/2, 261/2, 262/2, 259/5
Układ współrzędnych "1965"
Poziom odniesienia "Kronsztadt 60"

Mapa służy do celów projektowych w zakresie opracowania i stanowi załącznik do projektu w ZUD
Stan aktualności na dzień 10.11.2010 r.


Niniejszą mapę na podstawie mapy syt-wys w skali 1:1000
sekcje nr 123.141.082, 084
oraz pomiaru uzupełniającego opracowało:
Przedsiębiorstwo Usług Geodezyjnych i Kartograficznych
"GEORAM" Łódź
Roman Beczkowiak, Marian Solarski

Granice działek wkreślono na podstawie danych z ewidencji gruntów
Tomaszów Maz. dn. 20.11.2010 r.

Nie wyklucza się istnienia w terenie innych nie wykazanych
na niniejszej mapie urządzeń podziemnych, które nie były
zgłoszone do inwentaryzacji lub o których brak jest
informacji w instytucjach branżowych
Punkty osnowy geodezyjnej podlegają ochronie
(ustawa z dnia 17.05.1989r. - Prawo Geodezyjne
i Kartograficzne . Rozporządzenie Ministra
Spraw Wewnętrznych i Administracji z dnia
15.04.1999 r. - Dziennik Ustaw Nr 45 poz. 454).



SZKIC ORIENTACYJNY
skala 1:10 000

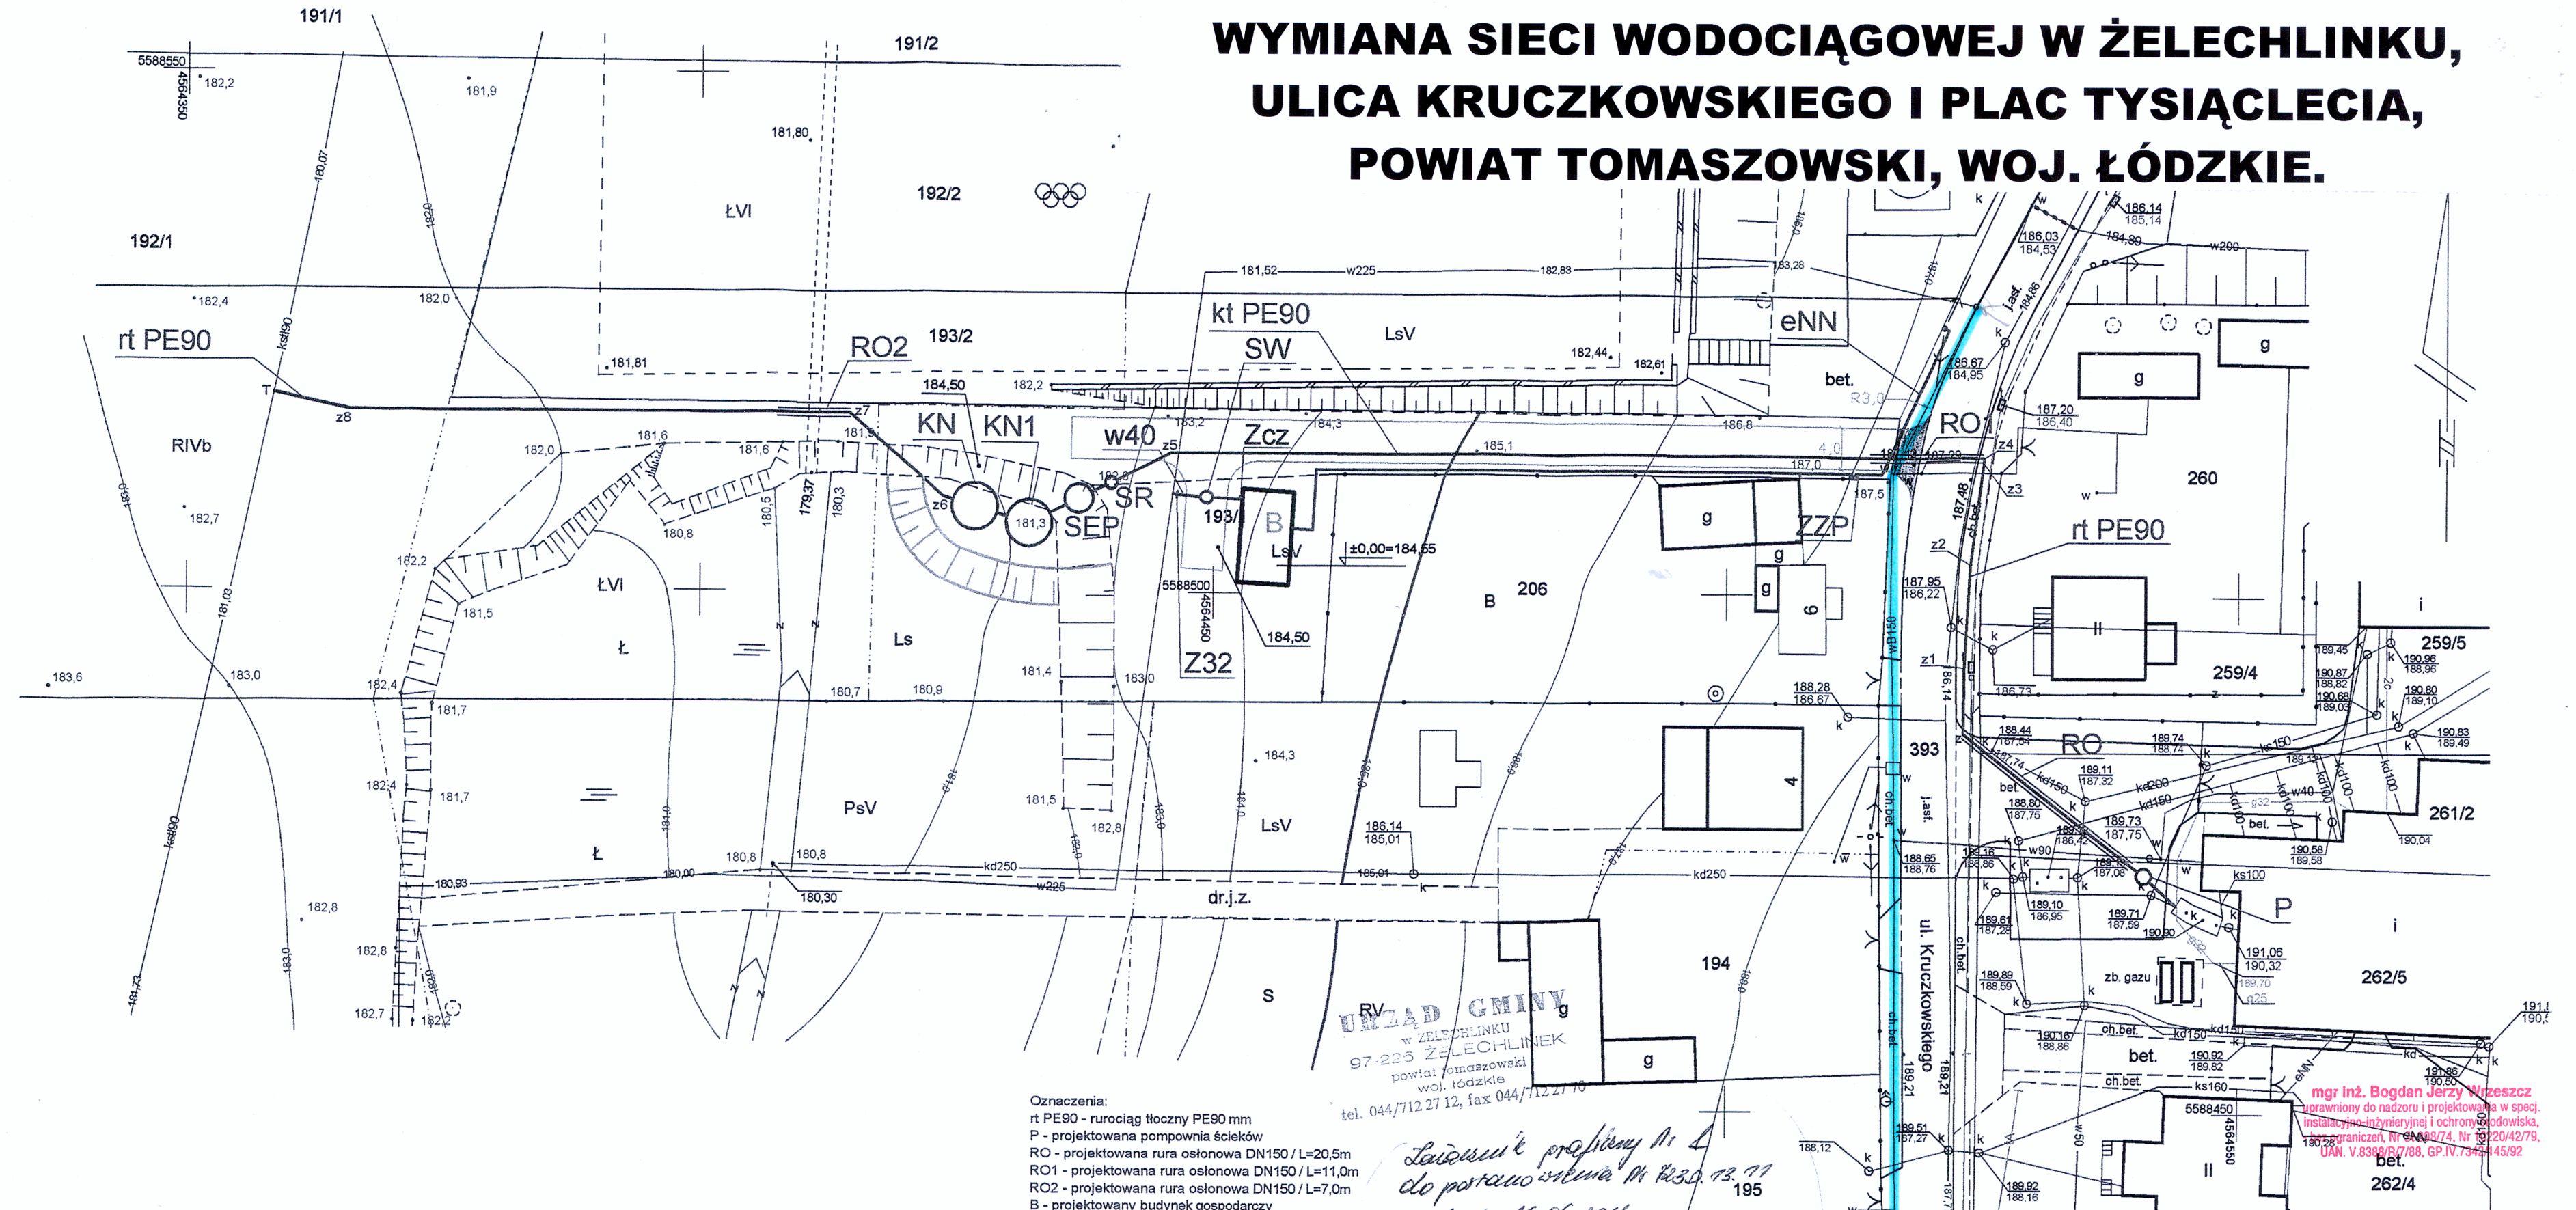

- Oznaczenia:
rt PE90 - rurociąg tłoczny PE90 mm
P - projektowana pompownia ścieków
RO1 - projektowana rura osłonowa DN150 / L=20,5m
RO2 - projektowana rura osłonowa DN150 / L=11,0m
B - projektowany budynek gospodarczy
SR - projektowana studnia rozprężna DN1200
SEP - projektowany separator tłuszczów z osadnikami
KN,KN1 - projektowane komory napowietrzania
eNN - projektowane przyłącze energetyczne
Z32 - projektowane zasuwa odcinająca DN32
Z33 - projektowany zawór czepny przy budynku

- wymiana sieci wodociągowej na Ø160PVC

URZĄD GMINY
w ŻELECHLINKU
97-223 ŻELECHLINEK
powiat tomaszowski
woj. łódzkie
tel. 044/712 27 12, fax 044/712 27 10

*Szczegółowe projekty nr 4
do pozwolenia na budowę 13.11.11
& dnia 16.06.2011*

mgr inż. Bogdan J. Wrzeszcz

USŁUGI PROJEKTOWE NADZORY I RZECZOZNAWSTWO

UL. RUDNICKIEGO 3 M 36 TEL./FAX (44) 646 78 71 97-300 PIOTRKÓW TRYBUNALSKI

	Data	Imię i nazwisko	Podpis	Objekt: wymiana sieci wodociąg. w Żelechlinku.
Opracował	06-2011	Bogdan J. Wrzeszcz		Tytuł rys.: projekt zagospodarowania terenu.
Kreślił				
Kier. Pracowni		Bogdan J. Wrzeszcz		
Skala	1 : 500	Stadium: projekt budowlany.	Nr zlec.	Nr rys. 2

*mgr inż. Bogdan Jerzy Wrzeszcz
uprawniony do nadzoru i projektowania w specj.
Instalacyjno-Instalacyjnej i ochronie w specj.
Instalacyjno-Instalacyjnej, Nr 5220/42/79,
URN. V.8388/5/788, GP.IV.7.544.45.92*